



■ LIGHTING LEGEND					
CODE	SYMBOL	LAMP		COLOR	Q'T
L-01		원형 다운라이트(ø75) / 화이트		4,000K	78t
L-02		원형 회전 다운라이트(ø75) / 화이트		4,000K	20t
L-03		레일 스포트라이트(ø71xH188) / 블랙		4,000K	10t
L-04-1		1,200 라인등(D33xH37) / 블랙		3,000K	111t
L-04-2		600 라인등(D33xH37) / 블랙		3,000K	28t
L-04-3		300 라인등(D33xH37) / 블랙		3,000K	16t
L-04-4		900 라인등(D33xH37) / 블랙		3,000K	4t
L-04-4		3,000 레일 라인등 / 블랙		4,000K	28t

CEILING PLAN ELECTRONIC PLAN(CABLE TRAY)

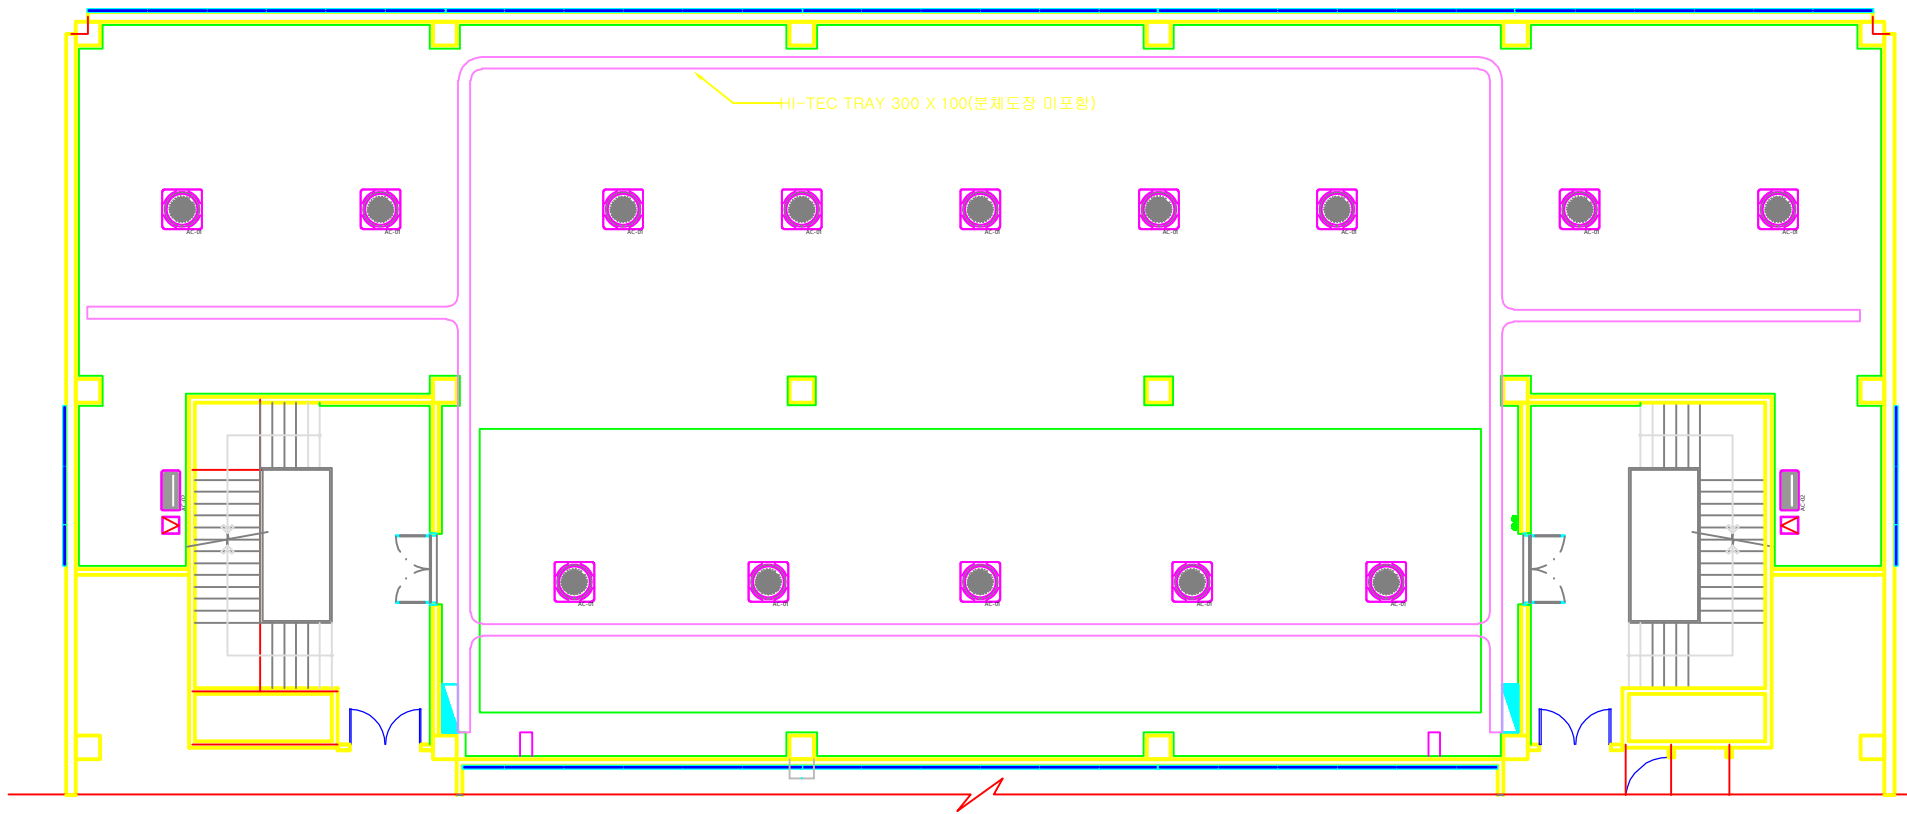


PROJECT NO.	PROJECT TITLE 아주대 학교 도서관 평면도	DRAWN BY	APPROVED BY	NOTE _____ _____ _____ _____	REVISION _____ _____ _____ _____	NAME OF DRAWING 도서관 4층 TRAY 설치평면도			아주대학교
		CHECKED BY				SCALE	DATE	SHEET NO.	

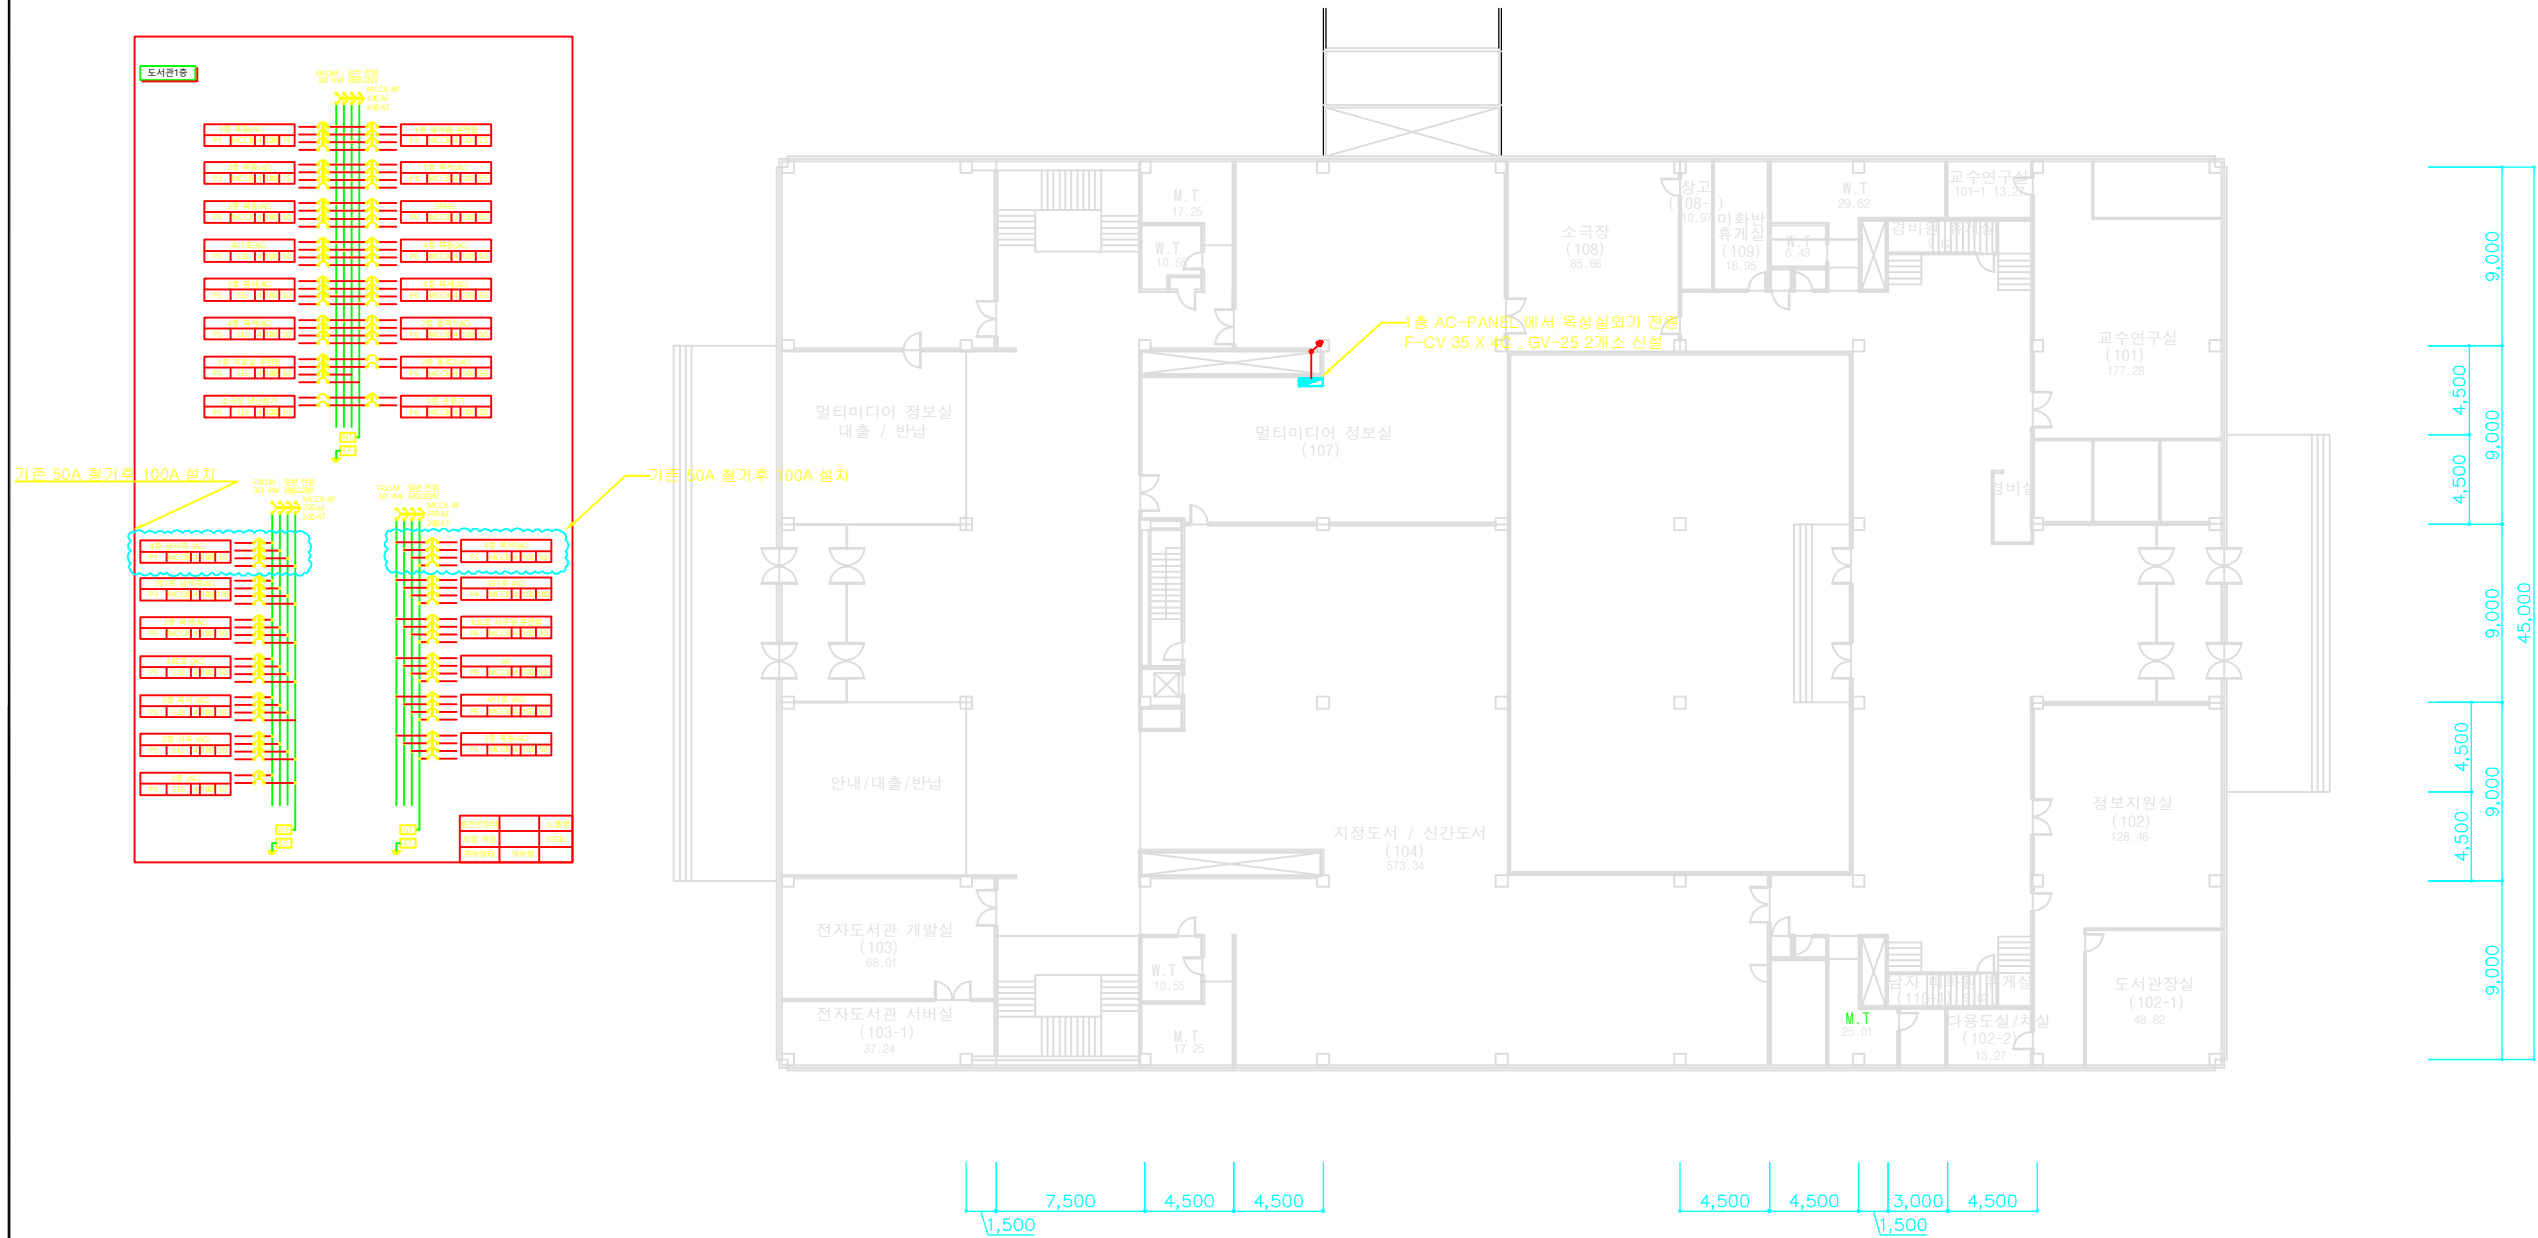

1층 EHP 전원공사



PROJECT NO.	PROJECT TITLE 아주대학교 도서관 평면도	DRAWN BY	APPROVED BY	NOTE	REVISION	NAME OF DRAWING 도서관 1층 평면도			아주대학교
		CHECKED BY				SCALE	DATE	SHEET NO.	

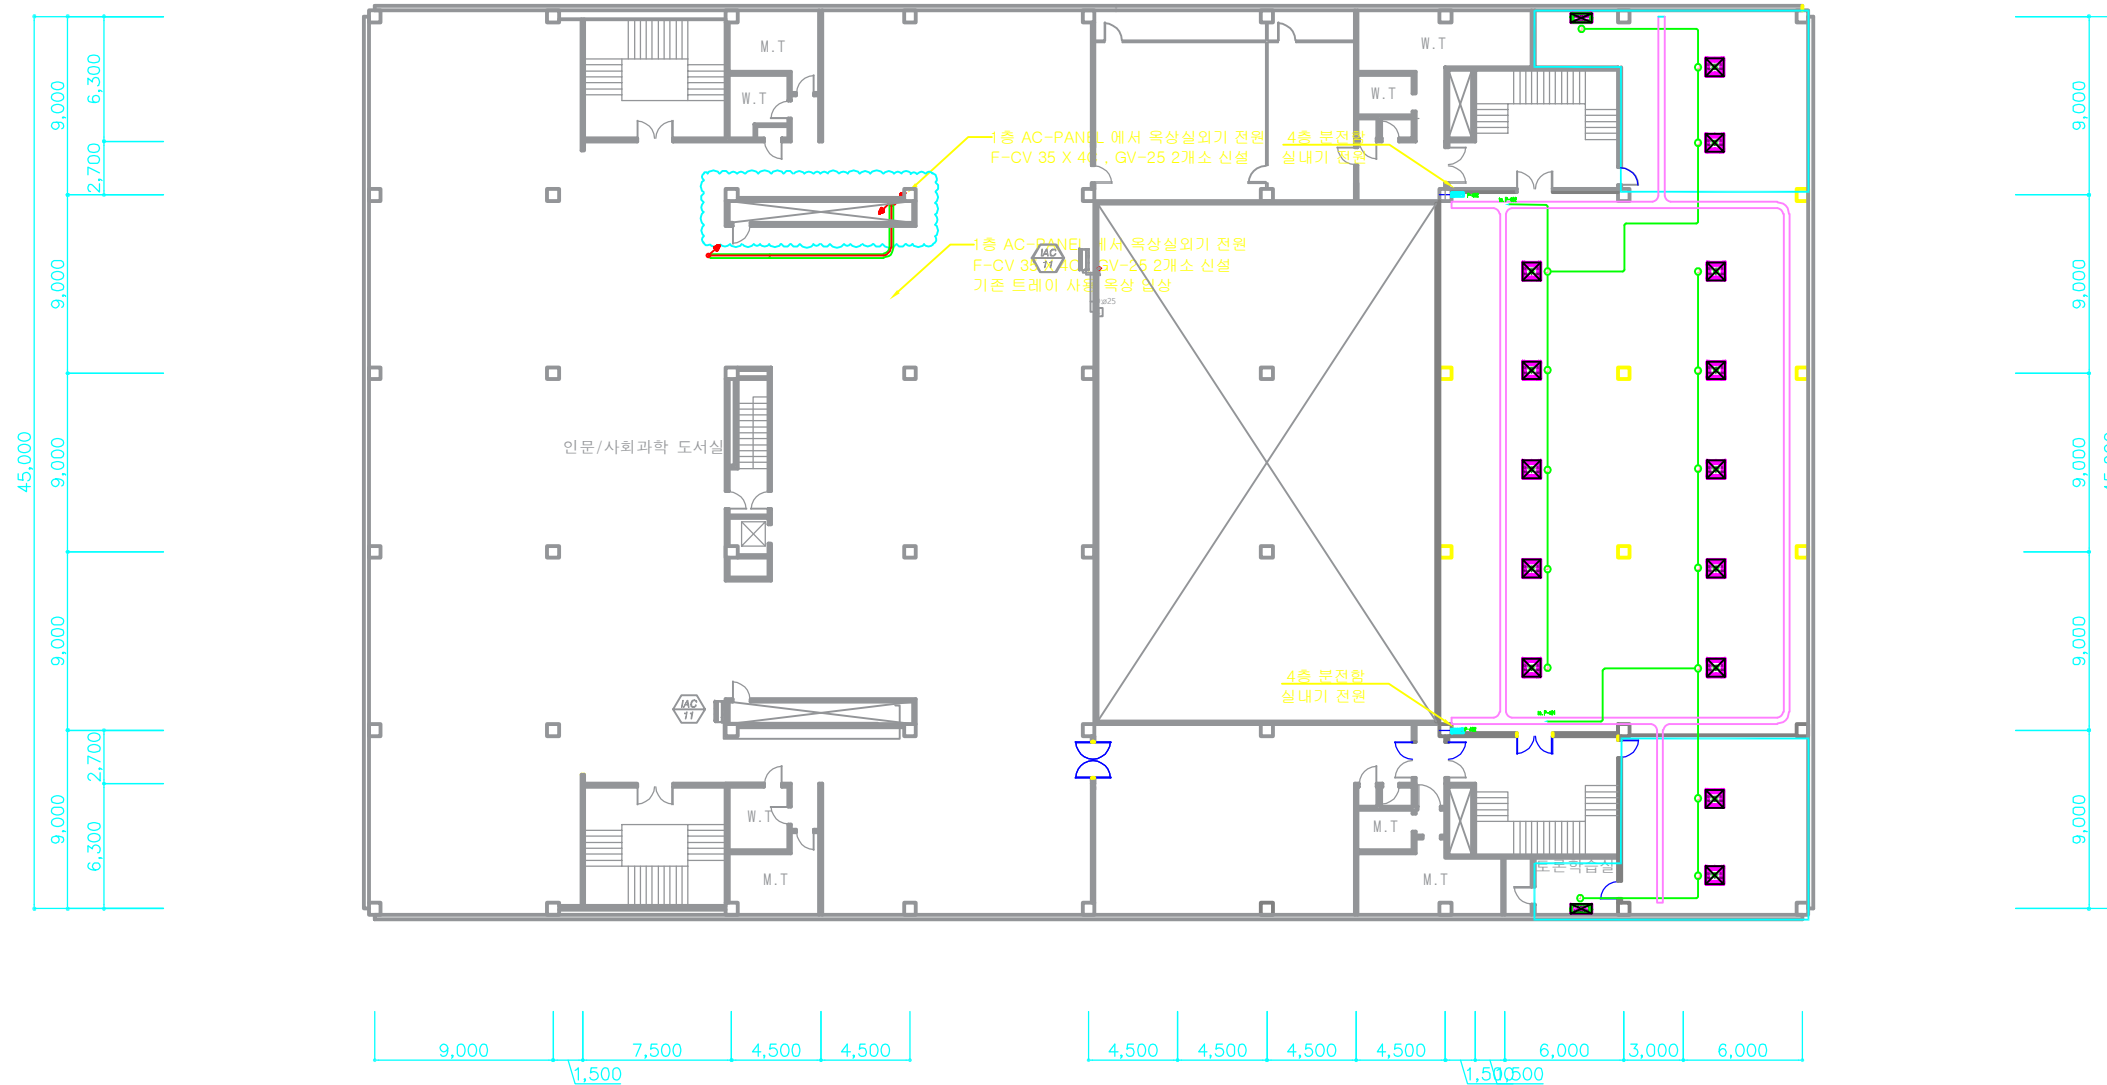

4층 EHP 전원공사

SCALE 1/400

PROJECT NO. 작 품 번 호	PROJECT TITLE 작 품 명 칭 아주대학교 도서관 평면도	DRAWN BY 재 도	APPROVED BY 승 인	NOTE 	REVISION 	NAME OF DRAWING 도 면 명 도서관 4층 평면도			아주대학교 기 획 처
		CHECKED BY 심 사				SCALE 척 1 / 400	DATE 일 자	SHEET NO. 도 면 번 호	

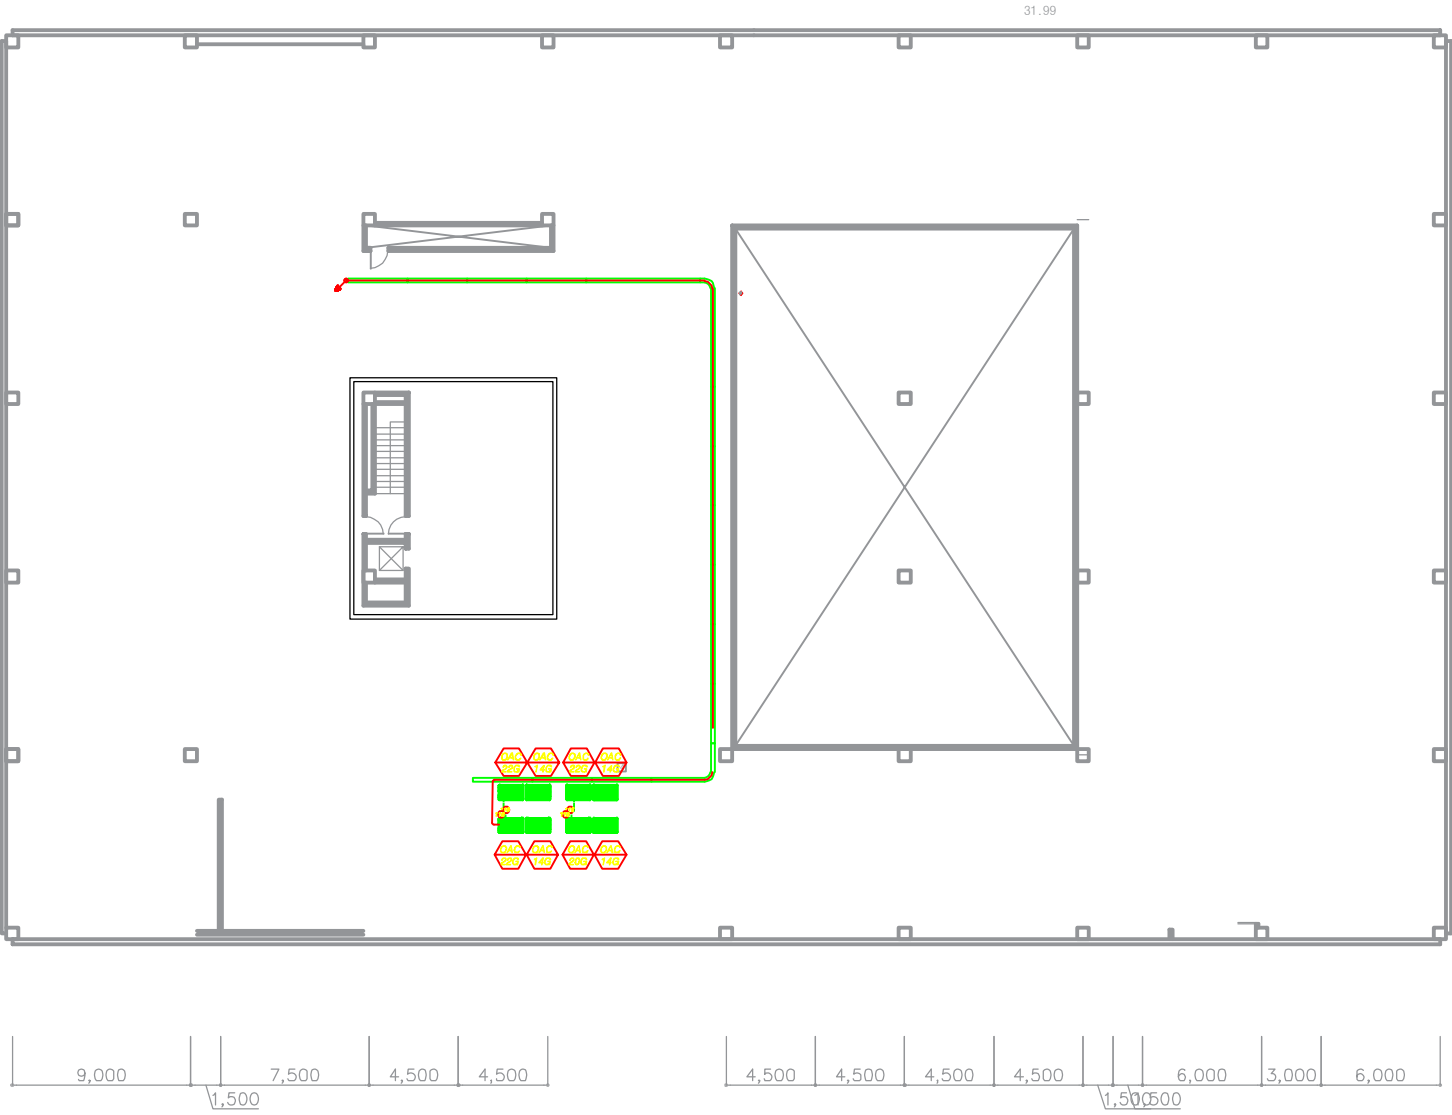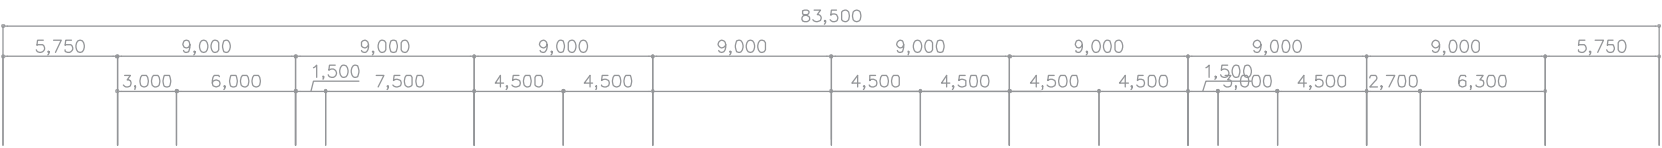

5층 옥탑 EHP 전원공사

SCALE 1/400

PROJECT NO. 작 품 번 호	PROJECT TITLE 작 품 명 칭 아주대 학교 도서관 평면도	DRAWN BY 제 도	APPROVED BY 승 인	NOTE 	REVISION 	NAME OF DRAWING 도 면 명 도서관 4층 평면도			아주대학교 기 획 처
		CHECKED BY 심 사				SCALE 축 척 1 / 400	DATE 일 자	SHEET NO. 도 면 번 호	